


SITUACE

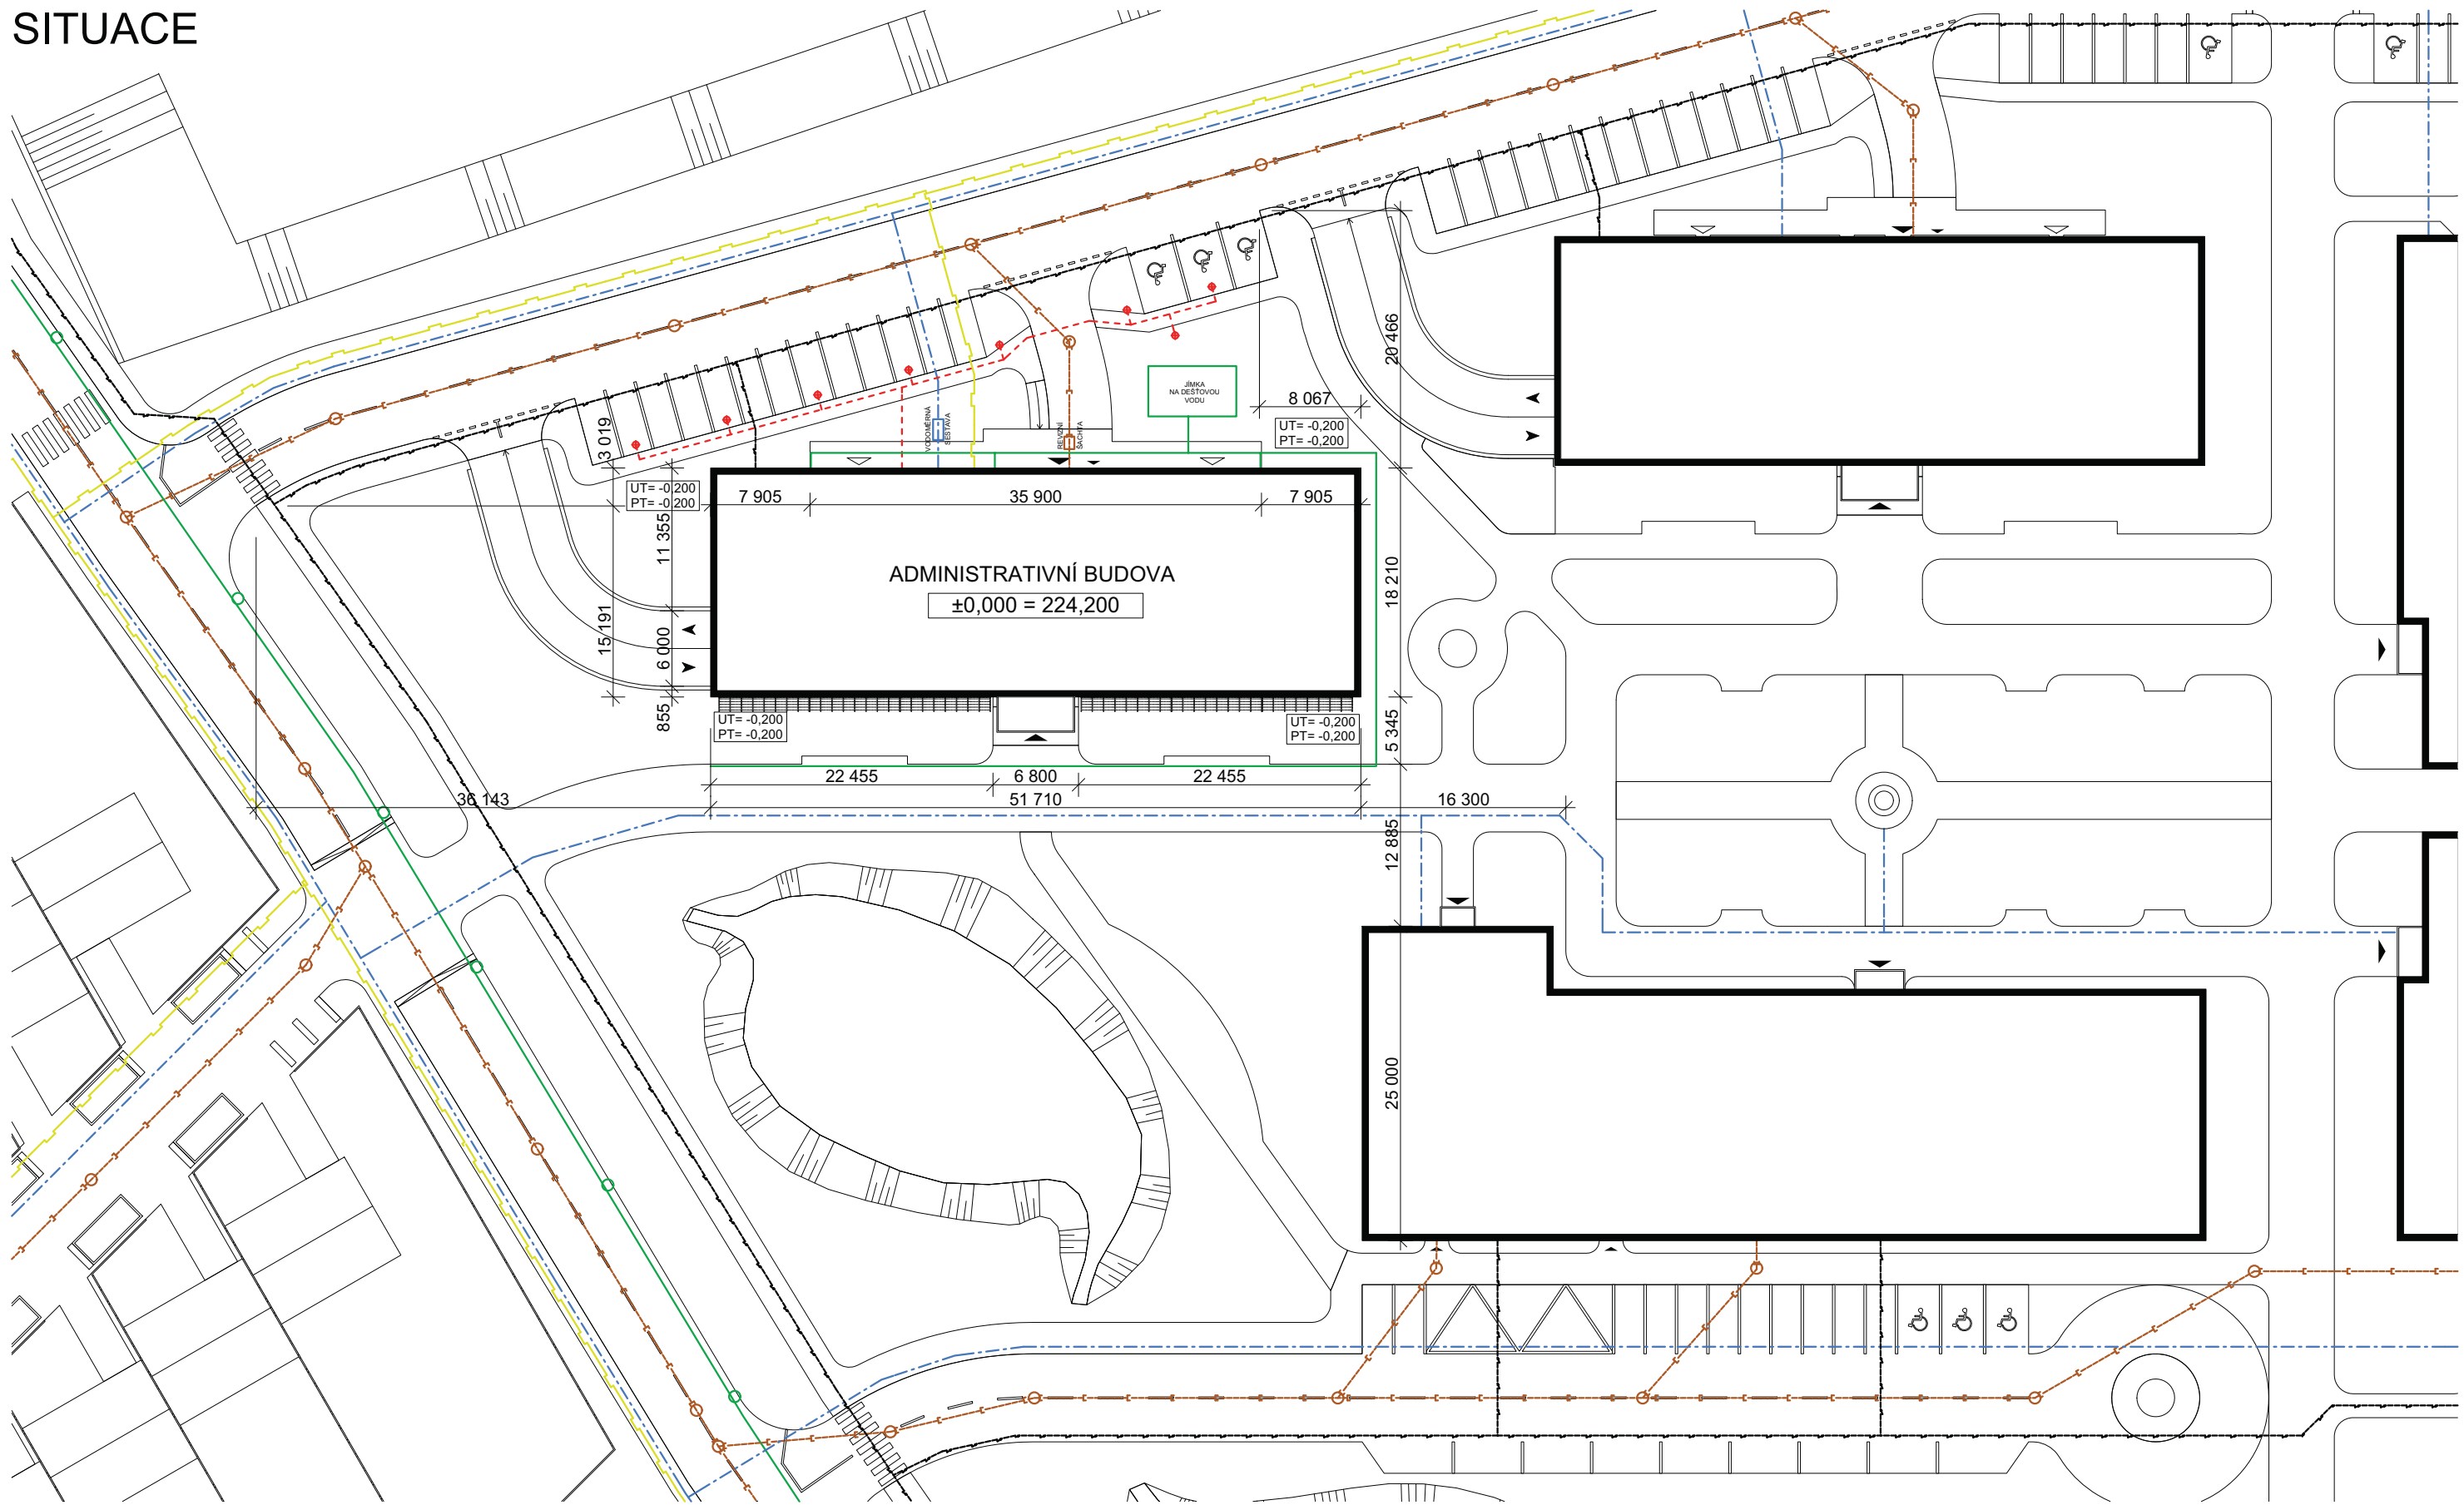

LEGENDA:

- KANALIZACE SPLAŠKOVÁ
- KANALIZACE DEŠŤOVÁ
- VODOVOD
- PLYNOVOD
- ELEKTRO

- TEPELNÉ ČERPADLO
- VRT TEPELNÉHO ČERPADLA
- VSTUP DO OBJEKTU
- VSTUP - ÚNIKOVÉ CESTY
- VJEZD DO PODZEMNÍCH GARÁŽÍ

$\pm 0,000 = 224,200$ (VÝŠKOVÝ SYSTÉM: Bpv)

Vypracoval: ŠTĚPÁN NETREFA	Konzultanti: Ing.arch. Jitka Paroubková Prof. Ing. Jiří Witzany, DrSc.	Školní rok: 2008/09	FAKULTA STAVEBNÍ ČVUT
Předmět: DIPLOMOVÁ PRÁCE			Datum: 5/2009
Název: ADMINISTRATIVNÍ BUDOVA			Měřítko: 1:500
Výkres: SITUACE			Výkres: B.2

